



SECCIÓN

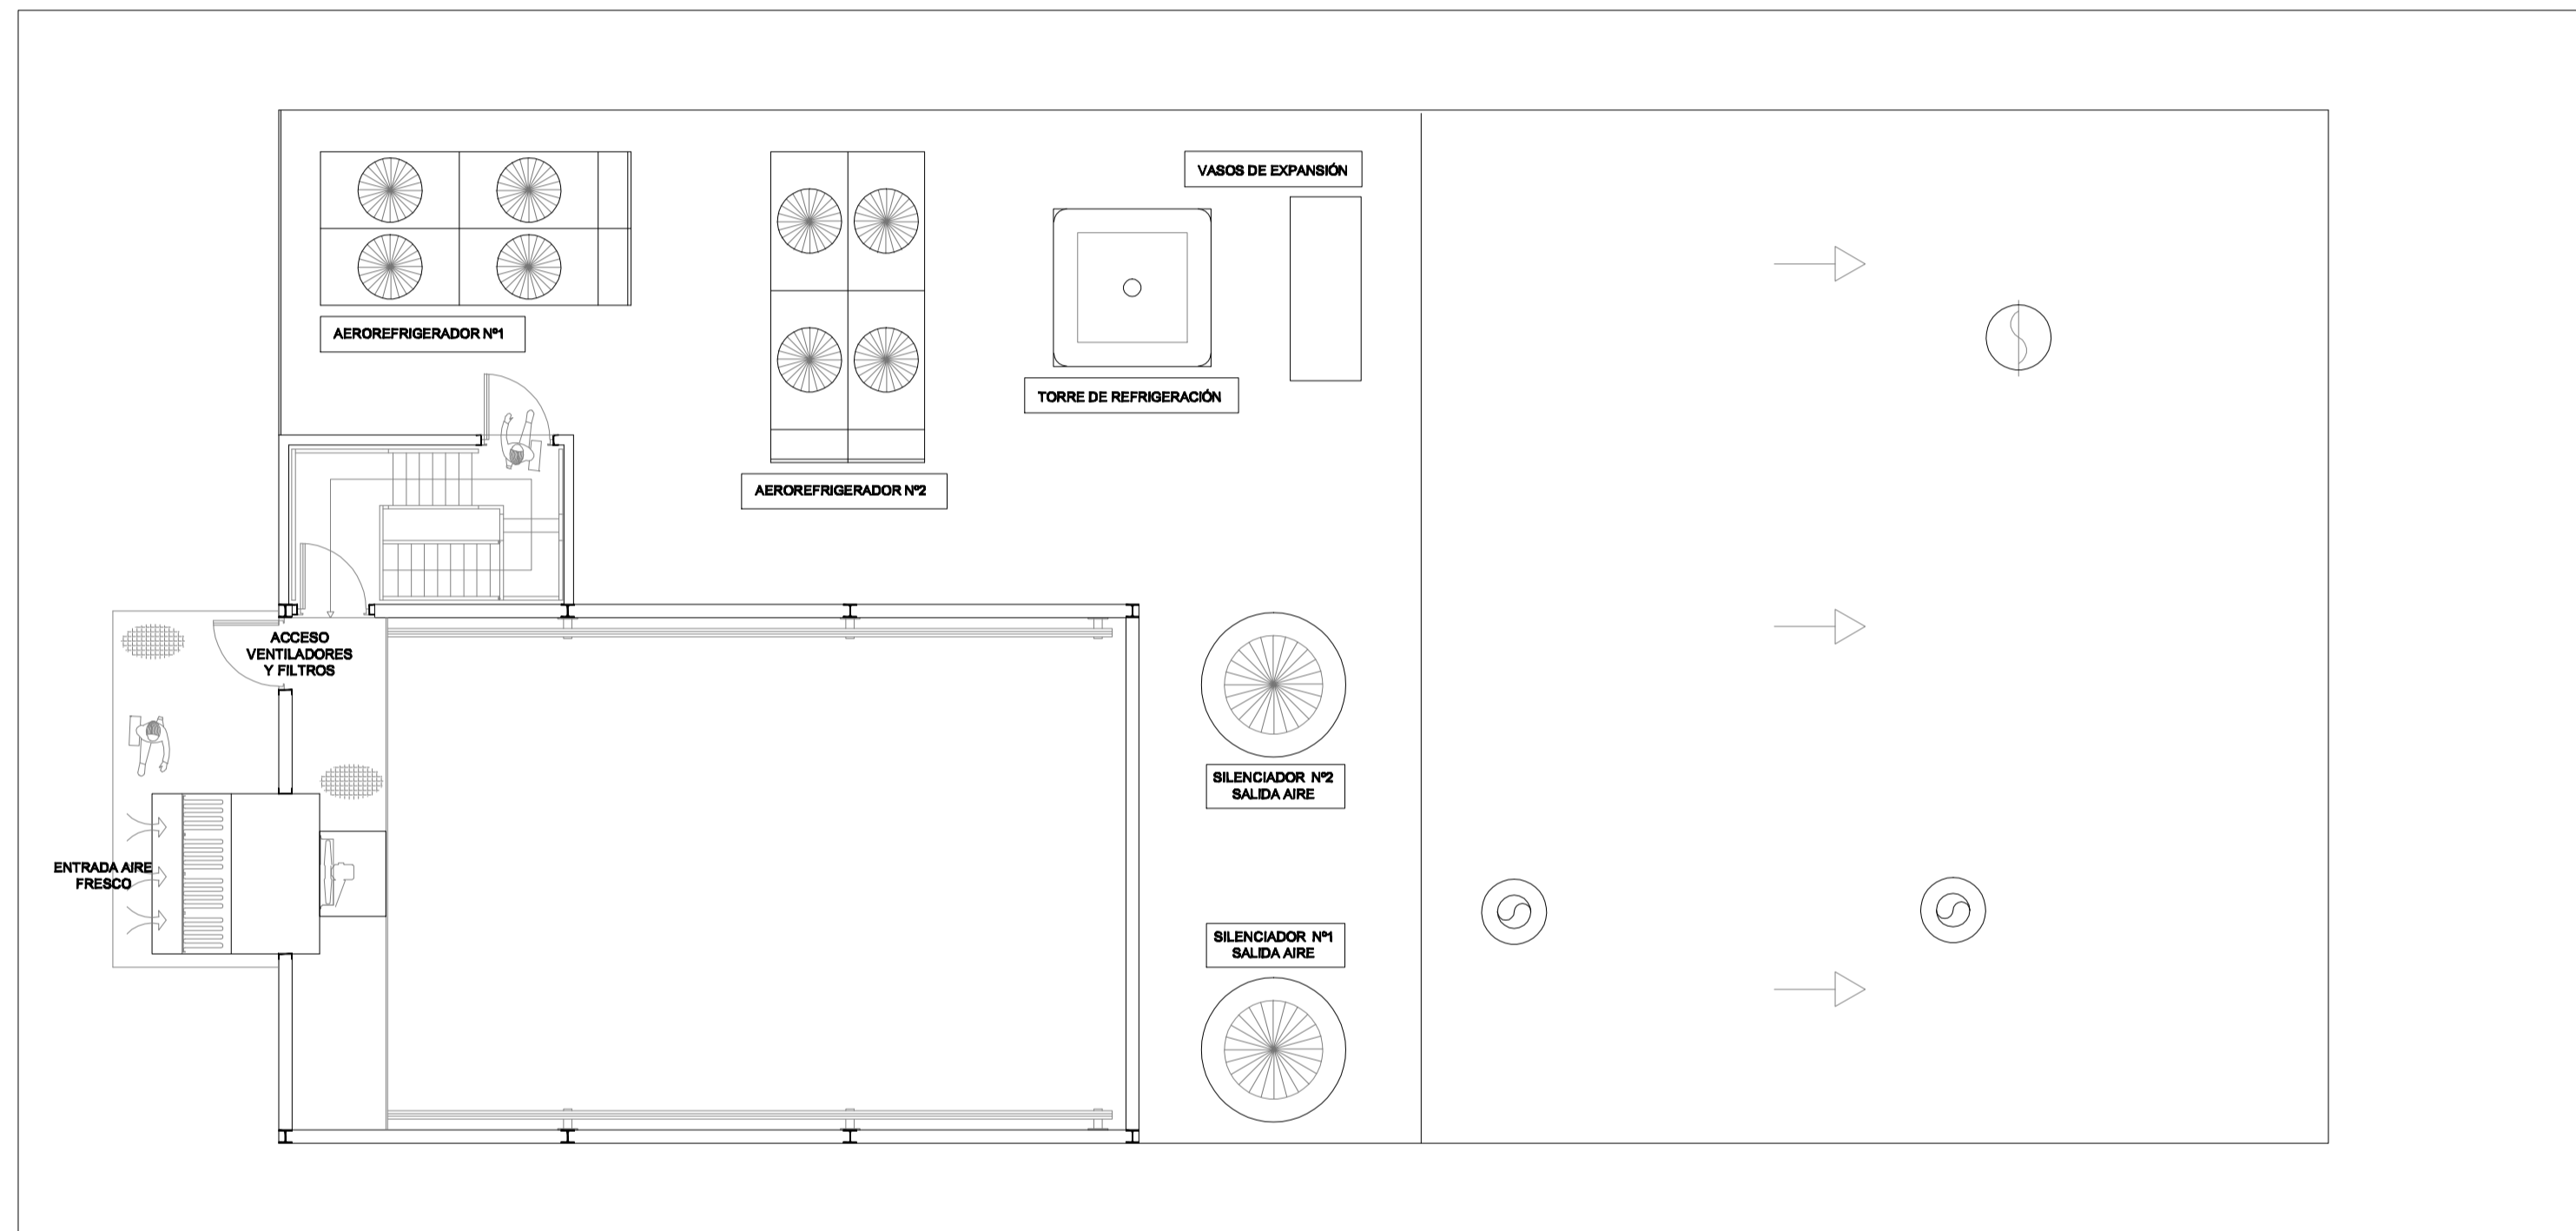

PLANTA INTERMEDIA

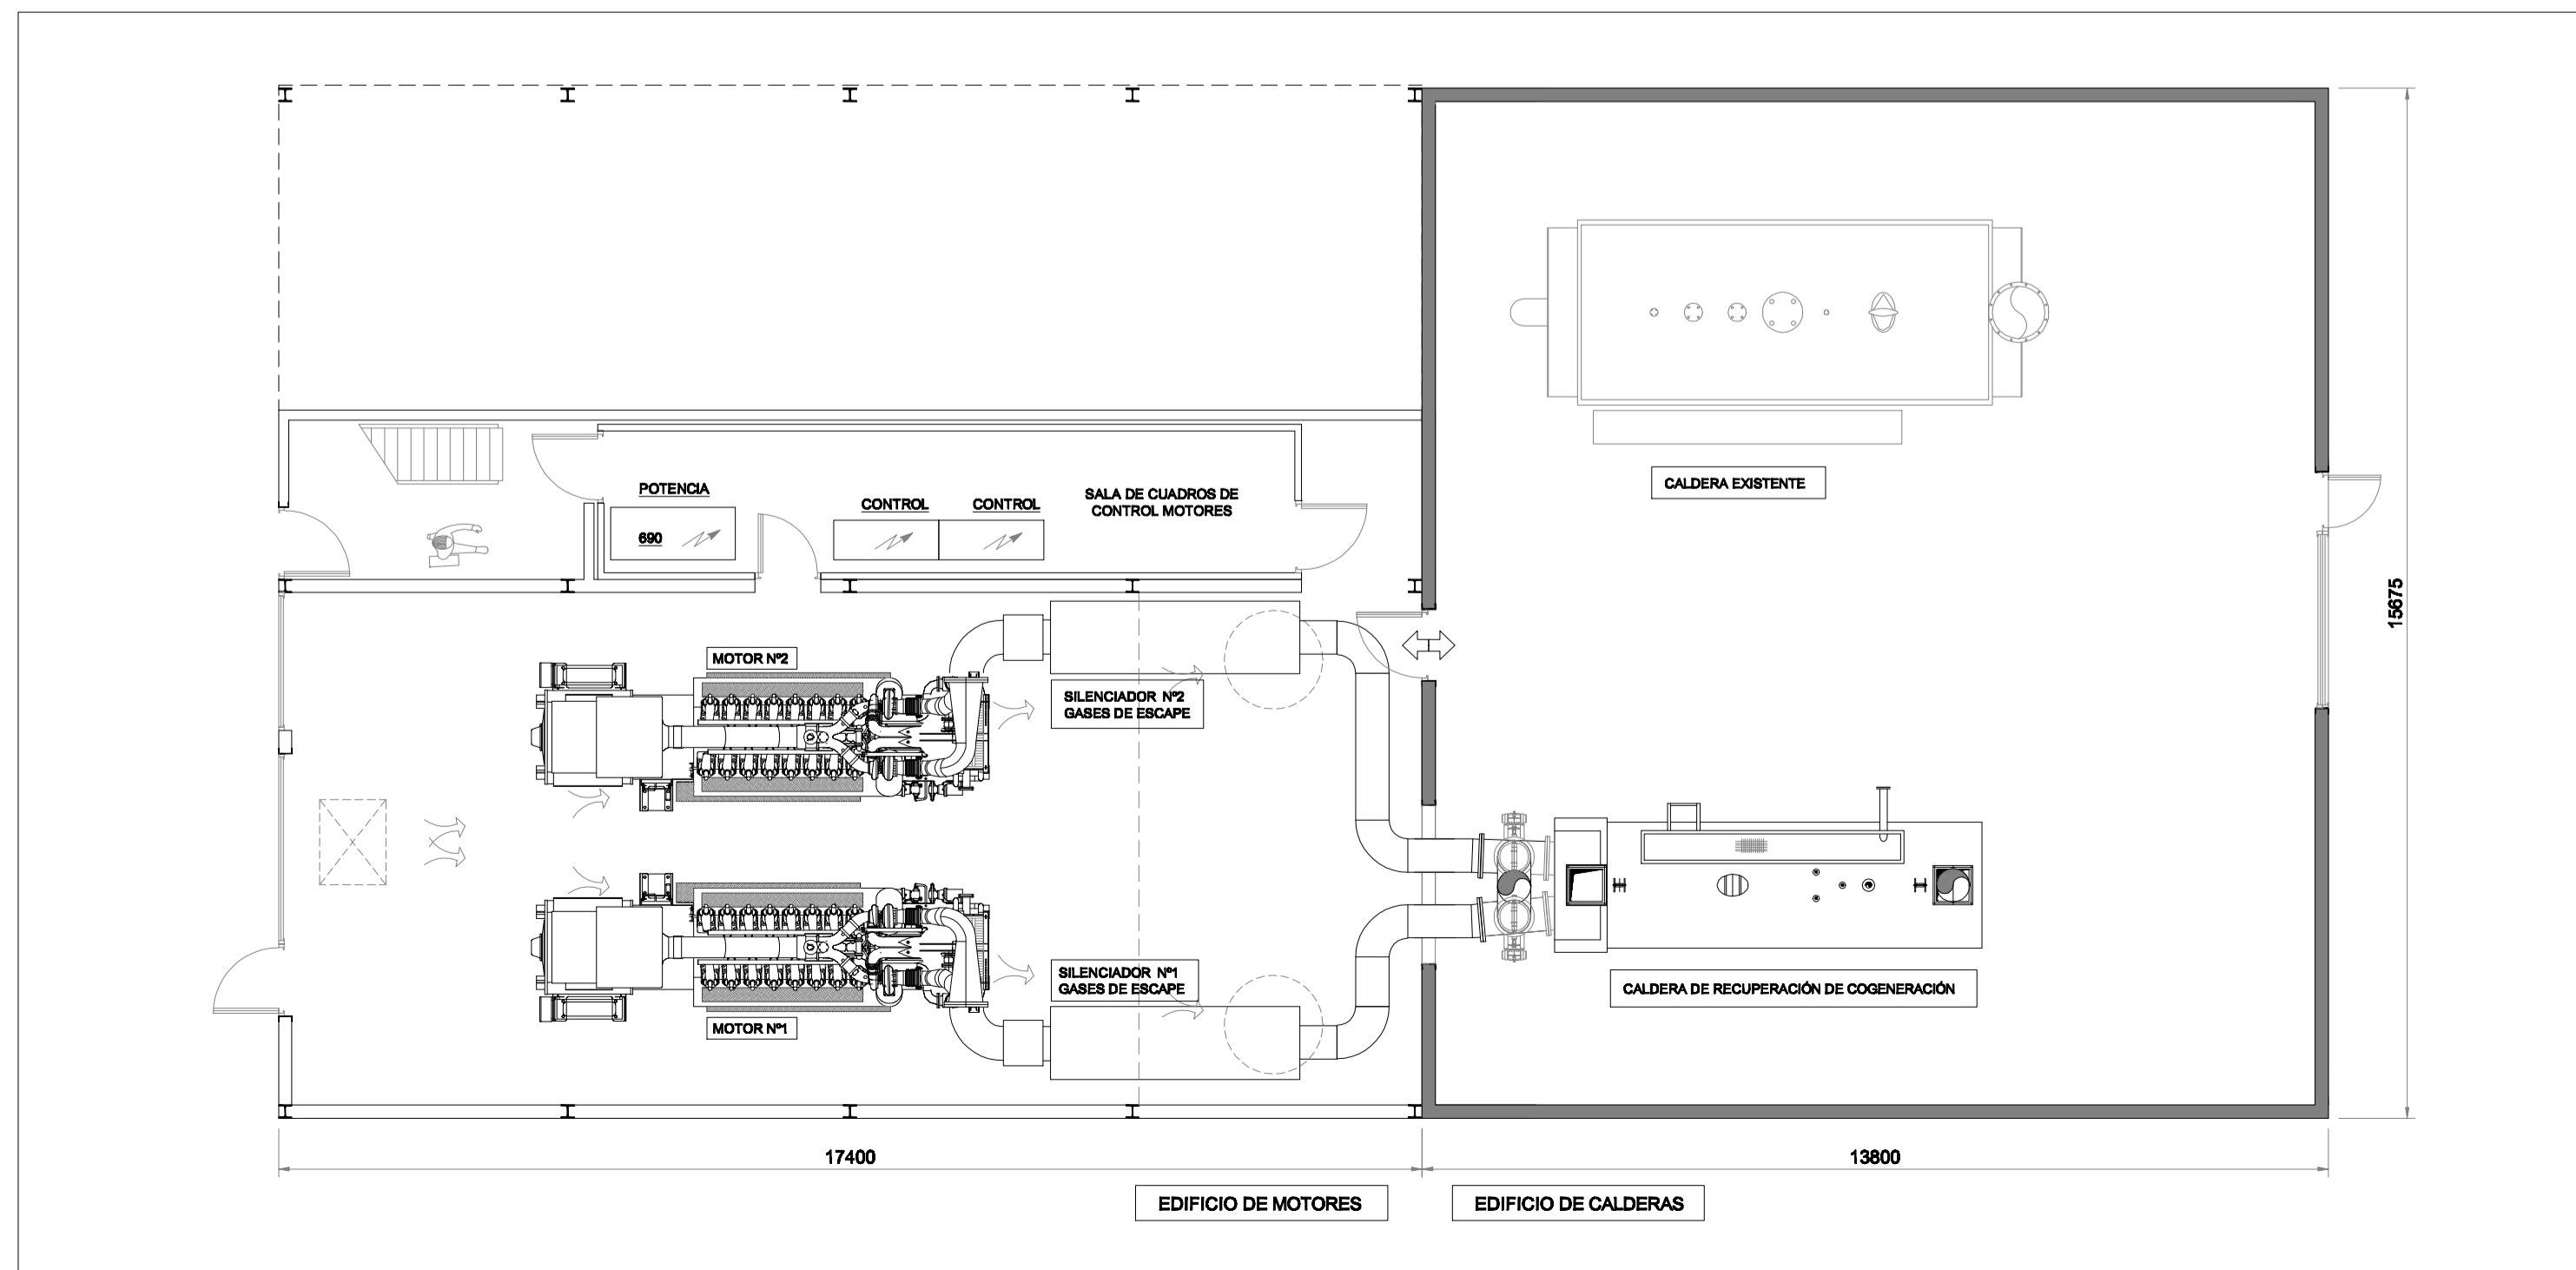

PLANTA BAJA

<p>INGENIERIA Y ARQUITECTURA PARA COGENERACION</p> <p>Prof. Ing. Luis Quiroga #114 12530 Calle 12530, Barriada 240 (Cra. 140) Bar. 220 110</p>	<b>ESTUDIO DE IMPACTO AMBIENTAL</b>		INSTALACION	
	<b>KARTO GROUP</b>			
	DIBUJADO: A.M. COMPROBADO: I.E.C. VICENTE FALCÓN ESTEBAN	LOCALIDAD: Camino Xamussa, s/n, 12530 BARRIANA (CASTELLÓN) PLANO: ---	FECHA: DICIEMBRE-2017 FORMATO: A-1 ESCALA: 1/100	REV. 04
	<b>PLANTA GENERAL IMPLANTACIÓN DE EQUIPOS</b>		ORIGEN:	